


MAPA DO CELÓW PROJEKTOWYCH

Skala 1:500
 Układ współrzędnych XY:2000
 Układ wysokościowy: Kroszadt 86
 Wojew.: podkarpackie
 Powiat: krośnieński
 Gmina: Krościenko Wyżne 180706...2
 Obręb: Krościenko Wyżne 0001
 Godło mapy: 7.117.28.23.4.4
 Ozn. zgl. pracy. geod.: 6640.2299.2021
 L.k.s.rob.: 11380/38/2021
 Mapa aktualna w obszarze oznaczonym

Oświadczam, że operat techniczny zawierający rezultaty prac geodezyjnych, w wyniku których powstał niniejszy dokument, uzyskał pozytywny wynik weryfikacji. Jestem świadomy odpowiedzialności karnej za złożenie fałszywego oświadczenia	Starosta Krośnieński
Organ służby geodezyjnej, który otrzymał zgłoszenie prac geodezyjnych	MCH s.c. 38-400 Krosno ul. Kapucyńska 21
Wykonawca prac geodezyjnych	Henryk Churzępa upr. 11380
Imię i nazwisko oraz numer uprawnień zawodowych kierownika prac geodezyjnych	6640.2299.2021.24004 2021.09.15
Nr i data sporządzenia dokumentu zawierającego wynik pozytywnej weryfikacji	

GEODEZIA UPRAWNIONY
 mgr inż. Henryk Churzępa
 Krosno, ul. Kapucyńska 21
 NIP 684 413 06 78
 REGON 376057980
 tel. 601 074 976

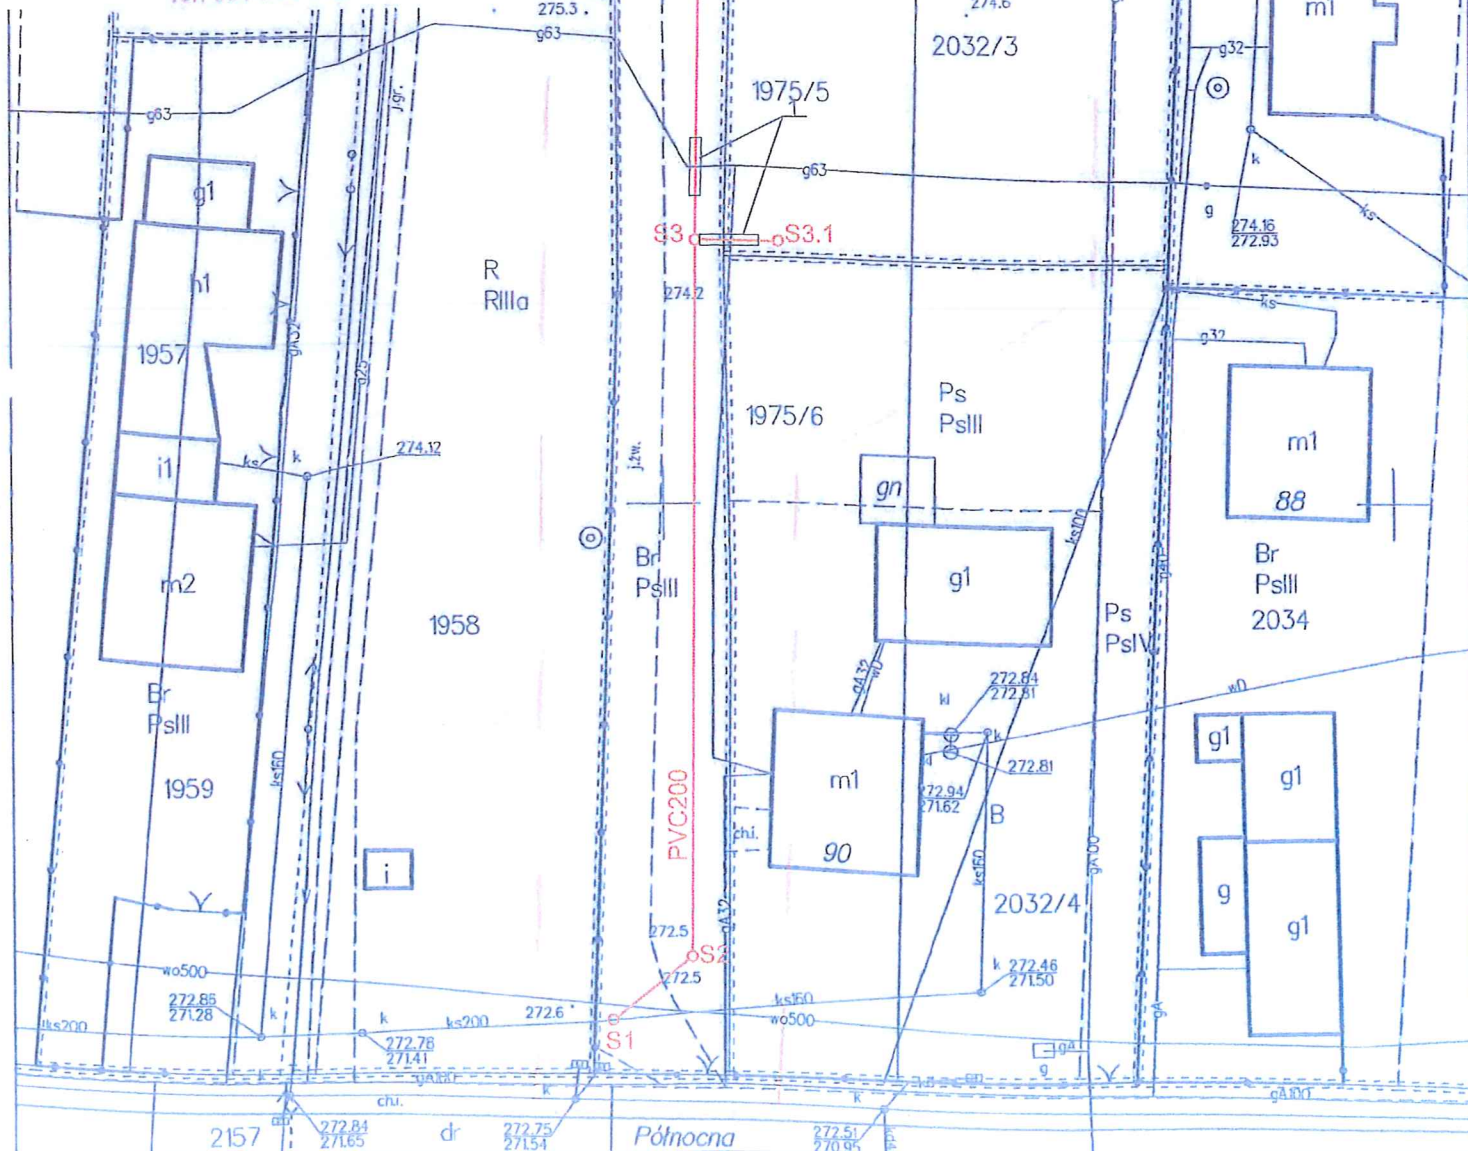

2021/10/21

MPCK Krosno Sp. z o.o. Zakład Wodociągów i Kanalizacji
 uzgadnia projekt techniczny w zakresie sieci wodociągowej
 i kanalizacji sanitarnej bez uwag, z uwagami:


Stwierdza się zgodność projektu z warunkami
 technicznymi wydanyymi przez Zakład Wod.-Kan.
 Krosno, dnia 11.10.2021

Z-ca Kierownika ZWIK
 ds. produkcji wody
 mgr inż. Grzegorz Wygoda

Zgodnie z art. 28b i 28c ustawy z dnia 17 maja 1989 r. - Prawo geodezyjne i kartograficzne (Dz. U. z 2015 r., poz. 520 - tekst jednolity), potwierdza się, że niniejsza dokumentacja projektowa, dotycząca usytuowania sieci i uzbrojenia terenu:
Budowa odcinka sieci kanalizacji sanitarnej
 była przedmiotem narady koordynacyjnej przeprowadzonej w Krośnie, w sposób bezpośredni i/za pomocą środków komunikacji elektronicznej*,
 w dniu: 29.09.2021.
 Z up. STAROSTY
 Grzegorz K...
 (przewodniczący narady)
 znak sprawy: GG.1.6630. 352. 2021. 60

Za zgodność z oryginałem
 uprawniona do projektowania
 w zakresie sieci wod-kan,
 gazowych, ciepłych, wentyl.
 upr nr PDK/0033/POOS/04
 38-400 Krosno, ul. A. Krajowej 2/1

- Oznaczenia:
 — proj. sieć kanalizacji sanitarnej rur Ø 200PVC-USN8SDR34
 S1, S2, S3... – proj. studnie rewizyjne PVC425
 1 – proj. r.o. PVCØ315, L=4m

USŁUGI PROJEKTOWE inż. Jolanta Maziarz, ul. Armii Krajowej 2/1, Krosno (tel. 883388875)					
Inwestor	Gmina Krościenko Wyżne, ul. Południowa 9			Stadium	PB
Inwestycja	Budowa odcinka sieci kanalizacji sanitarnej na działkach nr 1974/6, 1975/5, 1974/5 położonych w Krościenku Wyżnym, ul. Północna			Temat	PROJEKT
Treść	Projekt zagospodarowania terenu				
Funkcja	Imię i nazwisko	Uprawnienia	Data	Podpis	Skala: 1:500 Nr rys. 1
Projektant:	Jolanta Maziarz	PDK/0033/POOS/04	09 2021		
Sprawdził:	Piotr Kamieniec	PDK/0230/POOS/12	09 2021	