


**Budynek Domu Ludowego
i Urzędu Gminy - Krośćenko Wyzne**

RZUT KOTŁOWNI
STAN ISTNIEJĄCY

Uwaga:

- Na rzutach nie naniesiono umiejscowienia wypowazenia pomieszczeń, ubelbowiania, przechowywanego sprzetu itp.;
- Wymiary podano w centymetrach;
- Pomieszczenie posiada wentylację grawitacyjną;
- Wysokość pomieszczenia - 2,65 m

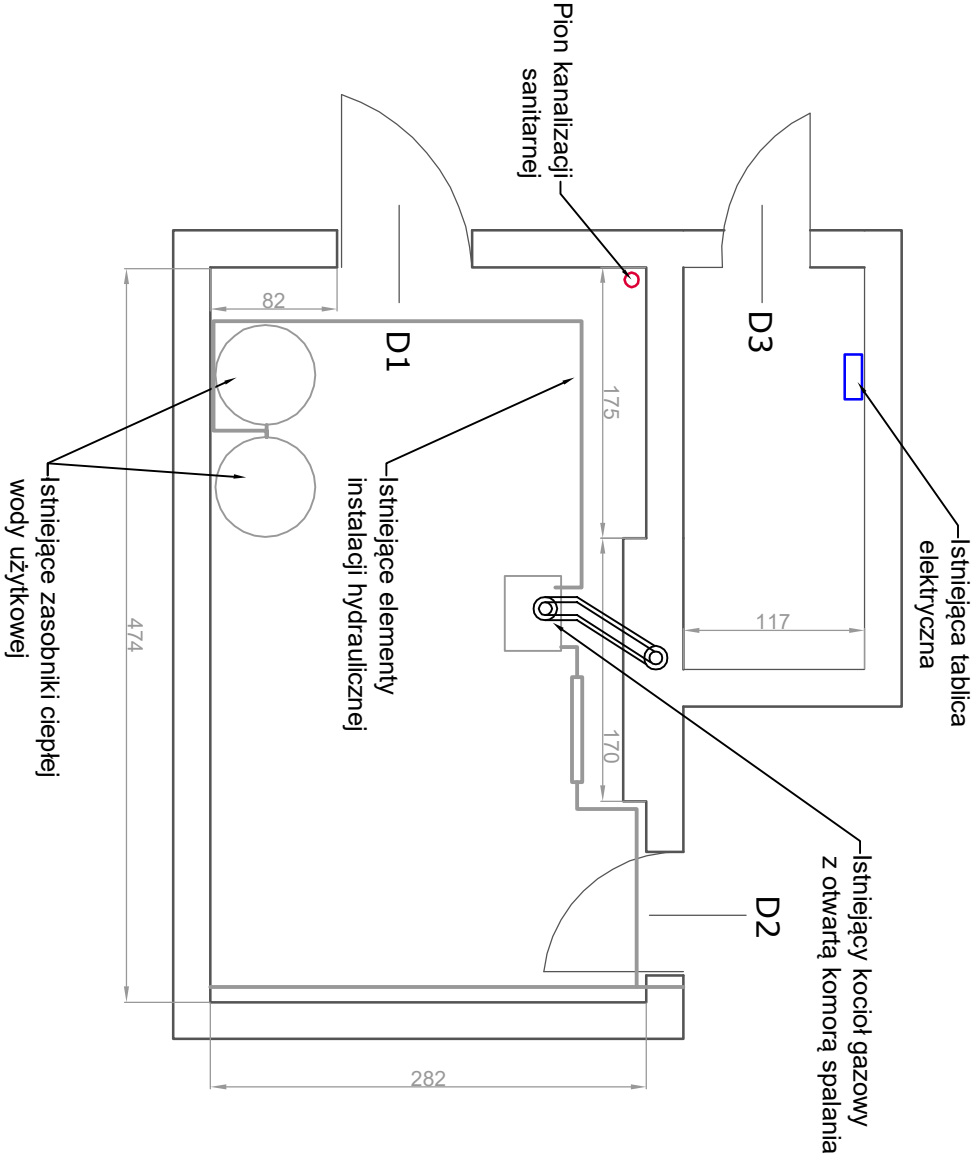

INWESTYCJA	Przebudowa i rozbudowa istniejącej instalacji centralnego ogrzewania wraz z montażem zeroemisyjnego źródła ciepła - pompy ciepła w użytkowanym budynku Urzędu Gminy Krościenko Wyżne i Domu Ludowego Krościenko Wyżne		
ADRES BUDOWY	Krościenko Wyżne, dz. nr 401/12		
INWESTOR	Gmina Krościenko Wyżne, ul. Południowa 9, 38-422 Krościenko Wyżne		
BRANŻA	Sanitarna		
TYTUŁ RYSUNKU	Rzut pomieszczenia - stan istniejący		
PROJEKTANT	KRZYSZTOF KIELTYKA UPR. NR PDK0267/POOS/13		DATA: 10.2022r.
			SKALA 1:50 (A4)
			Nr rysunku: S2