


Istniejąca tablica  
elektryczna

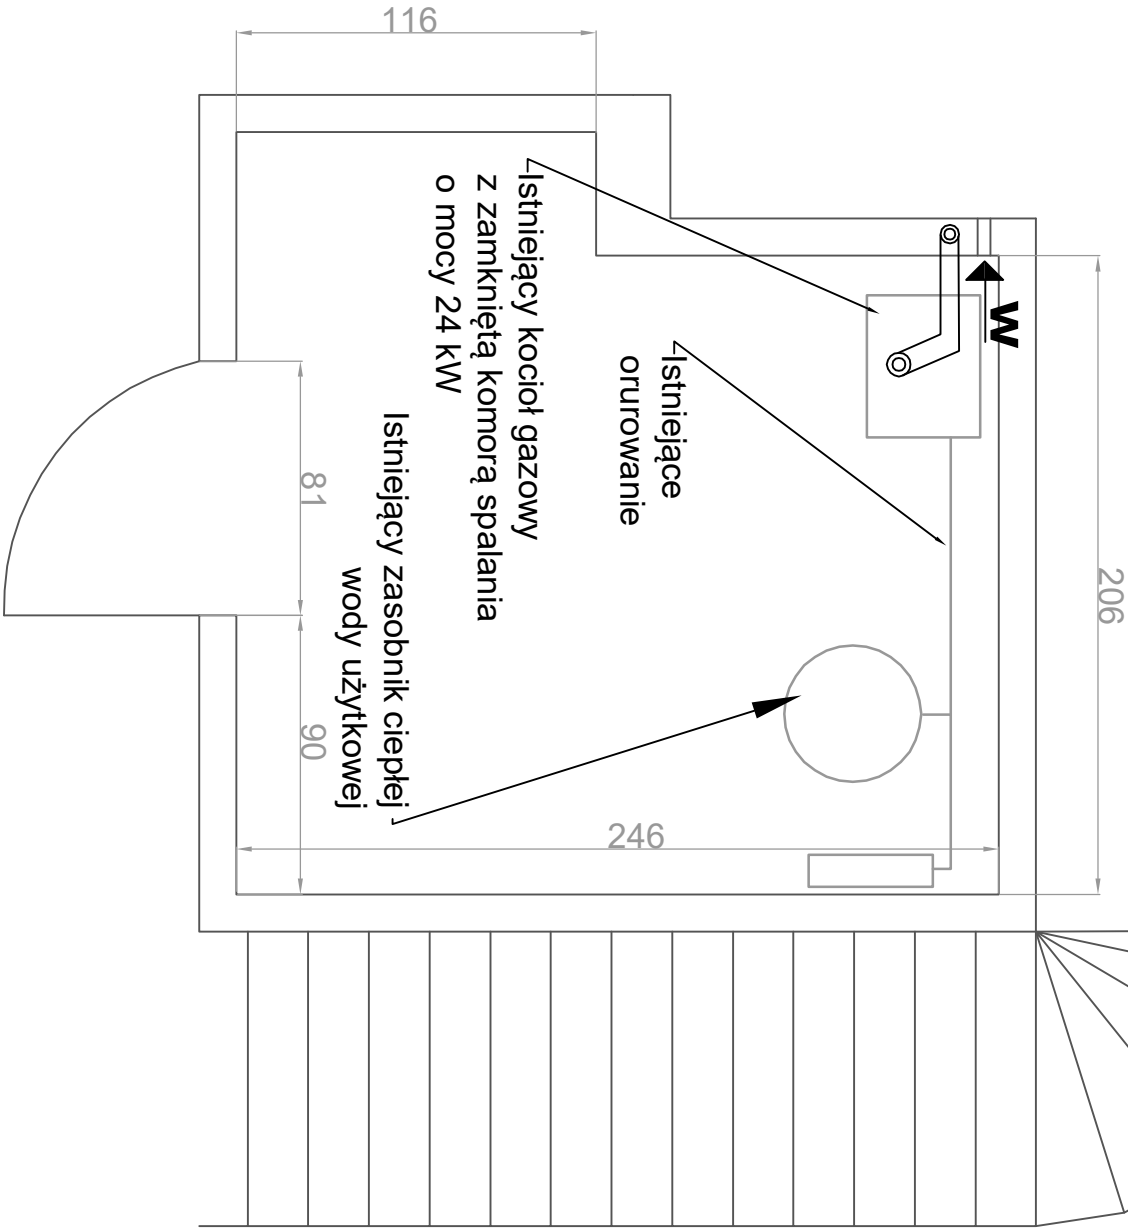

**Budynek użyteczności publicznej**  
**- Pustynny**  
**RZUT KOTŁOWNI**  
**STAN ISTNIEJĄCY**

**Uwaga:**

- Na rzutach nie naniesiono umiejscowienia wyposażenia pomieszczeń, ubelbowiania, przechowywanego sprzętu itp.;
- Wymiary podano w centymetrach;
- Pomieszczenie posiada wentylację grawitacyjną;
- Wysokość pomieszczenia - 2,95 m

INWESTYCJA	Przebudowa i rozbudowa istniejącej instalacji centralnego ogrzewania wraz z montażem zeroemisyjnego źródła ciepła - pompa ciepła w użytkowanym budynku użyteczności publicznej w Pustynnych		
ADRES BUDOWY	Pustynny, dz. nr 5237/5		
INWESTOR	Gmina Krośnice Wyżne, ul. Południowa 9, 38-422 Krośnice Wyżne		
BRANŻA	Sanitarna		
TYTUŁ RYSUNKU	Rzut pomieszczenia - stan istniejący		
PROJEKTANT	KRZYSZTOF KIEŁTYKA UPR. NR PDK0267/POOS/13	DATA: 10.2022r.	SKALA 1:25 (A4)
		Nr rysunku:	S2