


Budynek szkoły - Krościenko Wyżne
RZUT KOTŁOWNI
STAN ISTNIEJĄCY

Uwaga:

- Na rzutach nie naniesiono umiejscowienia wypowężenia pomieszczeń, ubelblowania, przechowywanego sprzętu itp.;
- Wymiary podano w centymetrach;
- Pomieszczenie posiada wentylację grawitacyjną;
- Wysokość pomieszczenia - 3,30 m

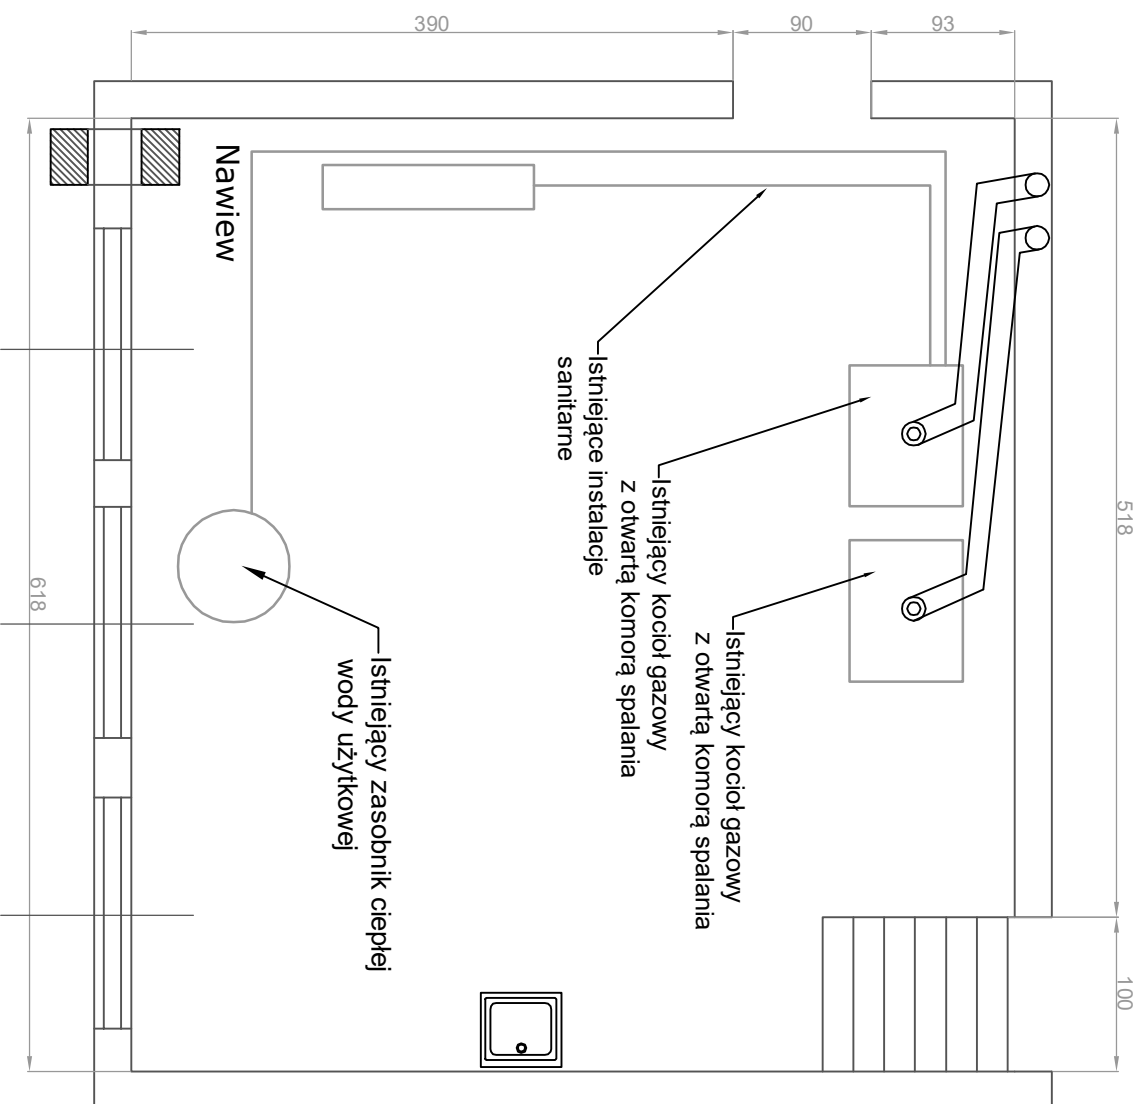

O1 O1 O1

INWESTYCJA	Przebudowa i rozbudowa istniejącej instalacji centralnego ogrzewania wraz z montażem zeroemisyjnego źródła ciepła - pompa ciepła w użytkowanym budynku Szkoły Podstawowej w Krościenku Wyżnym		
ADRES BUDOWY	Krościenko Wyżne, dz. nr 4174		
INWESTOR	Gmina Krościenko Wyżne, ul. Południowa 9,		
BRANŻA	Sanitarna		
TYTUŁ RYSUNKU	Rzut pomieszczenia - stan istniejący		
PROJEKTANT	KRZYSZTOF KIELTYKA UPR. NR PDK0267/POOS/13		<div>DATA: 10.2022r.</div> <div>SKALA 1:50 (A4)</div> <div>Nr rysunku: S2</div>