


Budynek OSP - Krościenko Wyżne
RZUT KOTŁOWNI
STAN ISTNIEJĄCY

Uwaga:

- Na rzutach nie naniesiono umiejscowienia wyposażenia pomieszczeń, ubelblowania, przechowywanego sprzętu itp.;
- Wymiary podano w centymetrach;
- Pomieszczenie posiada wentylację grawitacyjną;
- Wysokość pomieszczenia - 5,80 m

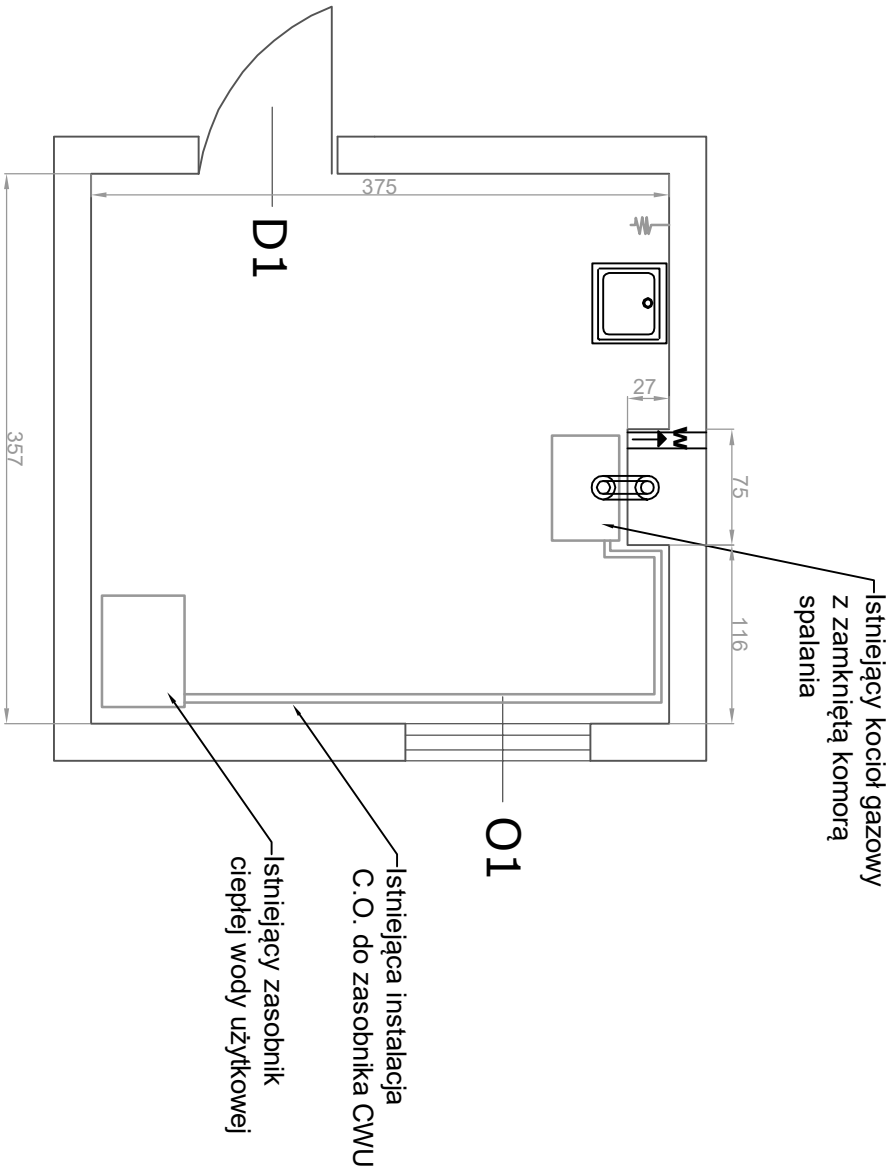

INWESTYCJA	Przebudowa i rozbudowa istniejącej instalacji centralnego ogrzewania wraz z montażem zeroemisyjnego źródła ciepła - pompa ciepła w użytkowanym budynku OSP w Krościenku Wyżnym		
ADRES BUDOWY	Krościenko Wyżne, dz. nr 4012, 4017/1		
INWESTOR	Gmina Krościenko Wyżne, ul. Południowa 9,		
BRANŻA	Sanitarna		
TYTUŁ RYSUNKU	Rzut pomieszczenia - stan istniejący		
PROJEKTANT	KRZYSZTOF KIELTYKA UPR. NR PDK0267/P.OOS/13	DATA: 10.2022r.	SKALA 1:25 (A4)
		Nr rysunku:	S2