


Budynek OSP - Krościenko Wyżne
RZUT KOTŁOWNI
STAN PROJEKTOWANY

Uwaga:

- Na rzutach nie naniesiono umiejscowienia wypowazań pomieszczeń, ubelowania, przychowwanego sprzetu itp.;
- Wymiary podano w centymetrach;
- Pomieszczenie posiada wentylacj grawitacyjn;
- Wysokość pomieszczenia - 5,80 m

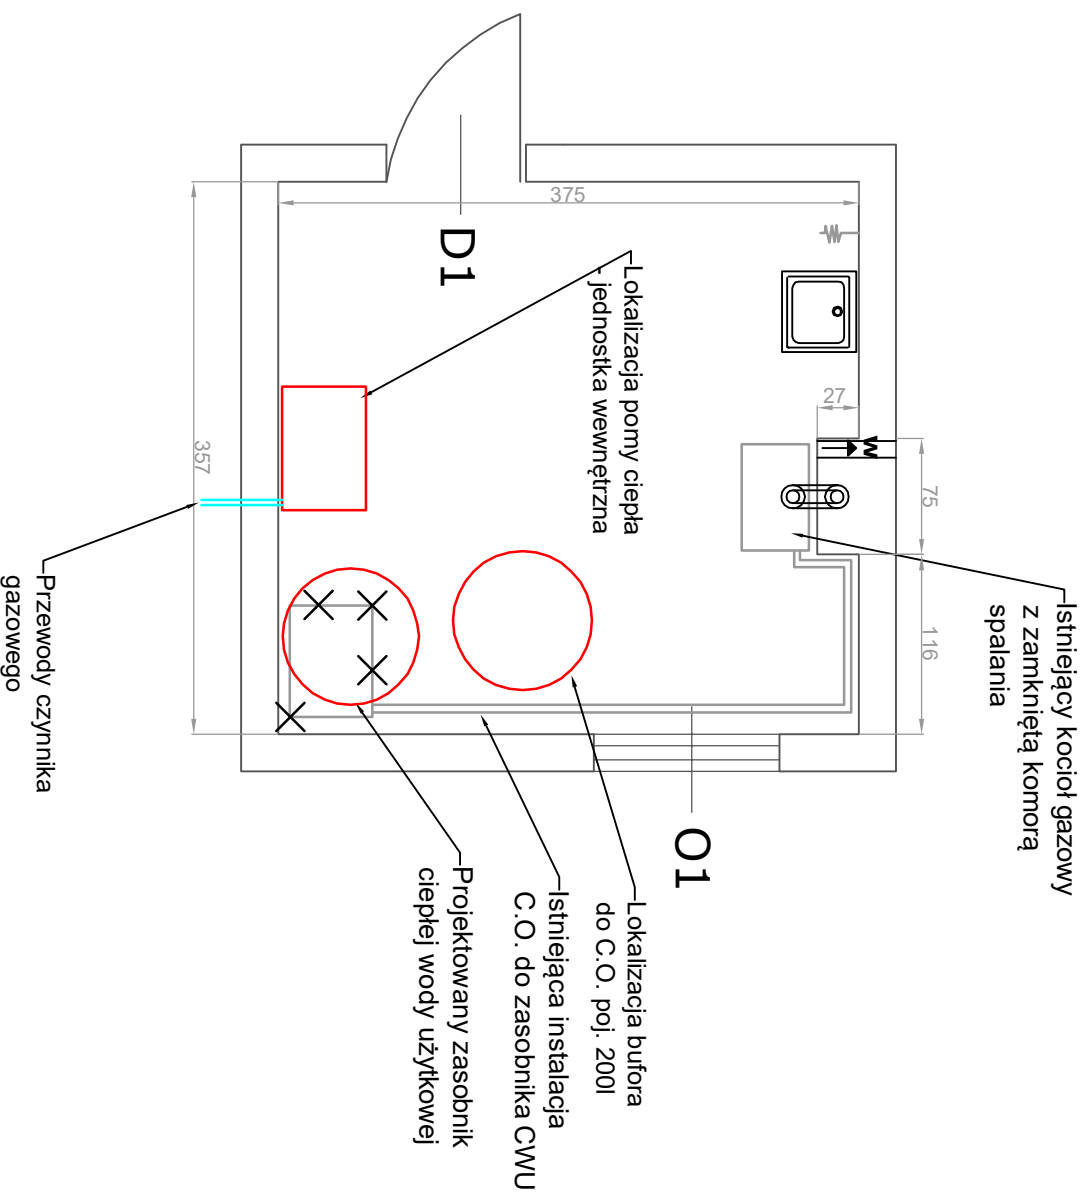

		Przebudowa i rozbudowa istniejącej instalacji centralnego ogrzewania wraz z montażem zewnętrzniego źródła ciepła - pompa ciepła w użytkowanym budynku OSP w Krośniku Wzrzym	
ADRES BUDOWY		Krośienko Wyzne, dz. nr 401/2, 401/71	
INWESTOR		Gmina Krośienko Wyzne, ul. Poludniowa 9, 38-422 Krośienko Wyzne	
BRANŻA		Sanitarna	
TYTUŁ RYSUNKU		Rzut pomieszczenia - stan projektowany	
PROJEKTANT		KRZYSZTOF KIELTYKA UPR. NR PDK/0267/POOS/I/3	
		DATA: 10.2022t. SKALA 1:25 (A4) Nr rysunku: S4	