


Budynek OSP - Pustyny
RZUT KOTŁOWNI
STAN ISTNIEJĄCY

Uwaga:

- Na rzutach nie naniesiono umiejscowienia wypowiężeń pomieszczeń, ubelbiowania, przechowywanego sprzętu itp.;
- Wymiary podano w centymetrach;
- Pomieszczenie posiada wentylację grawitacyjną;
- Wysokość pomieszczenia - 2,79 m

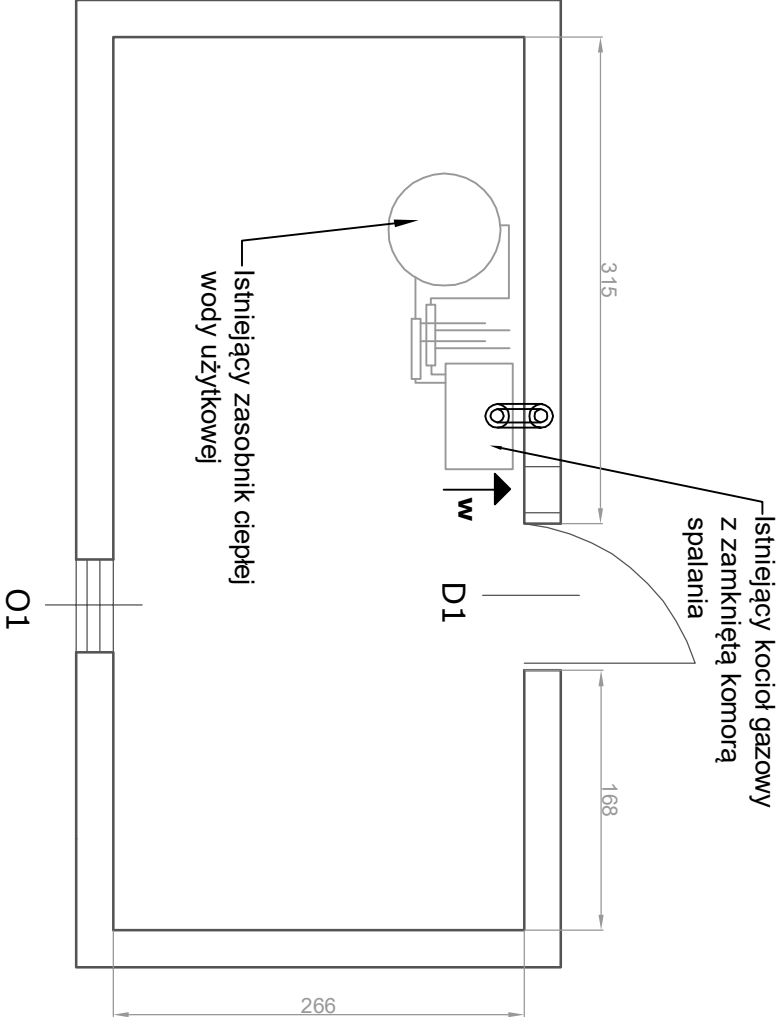

INWESTYCJA	Przebudowa i rozbudowa istniejącej instalacji centralnego ogrzewania wraz z montażem zeroemisyjnego źródła ciepła - pompa ciepła w użytkowanym budynku OSP w Pustynach		
ADRES BUDOWY	Pustyny, dz. nr 5117		
INWESTOR	Gmina Krośnice Wyżne, ul. Południowa 9, 38-422 Krośnice Wyżne		
BRANŻA	Sanitarna		
TYTUŁ RYSUNKU	Rzut pomieszczenia - stan istniejący		
PROJEKTANT	KRZYSZTOF KIEŁTYKA UPR. NR PDK/0267/POOS/13	DATA: 10.2022r.	
		SKALA 1:50 (A4)	
		Nr rysunku: S2	