


Budynek Zakładu Opieki Zdrowotnej
- Krościenko Wyżne
RZUT POKOJU SOCJALNEGO
STAN ISTNIEJĄCY

Uwaga:

- Na rzutach nie naniesiono umiejscowienia wypoważenia pomieszczeń, ubielowania, przechowywanego sprzętu itp.;
- Wymiary podano w centymetrach;
- Pomieszczenie posiada wentylację grawitacyjną;
- Wysokość pomieszczenia - 2,65 m

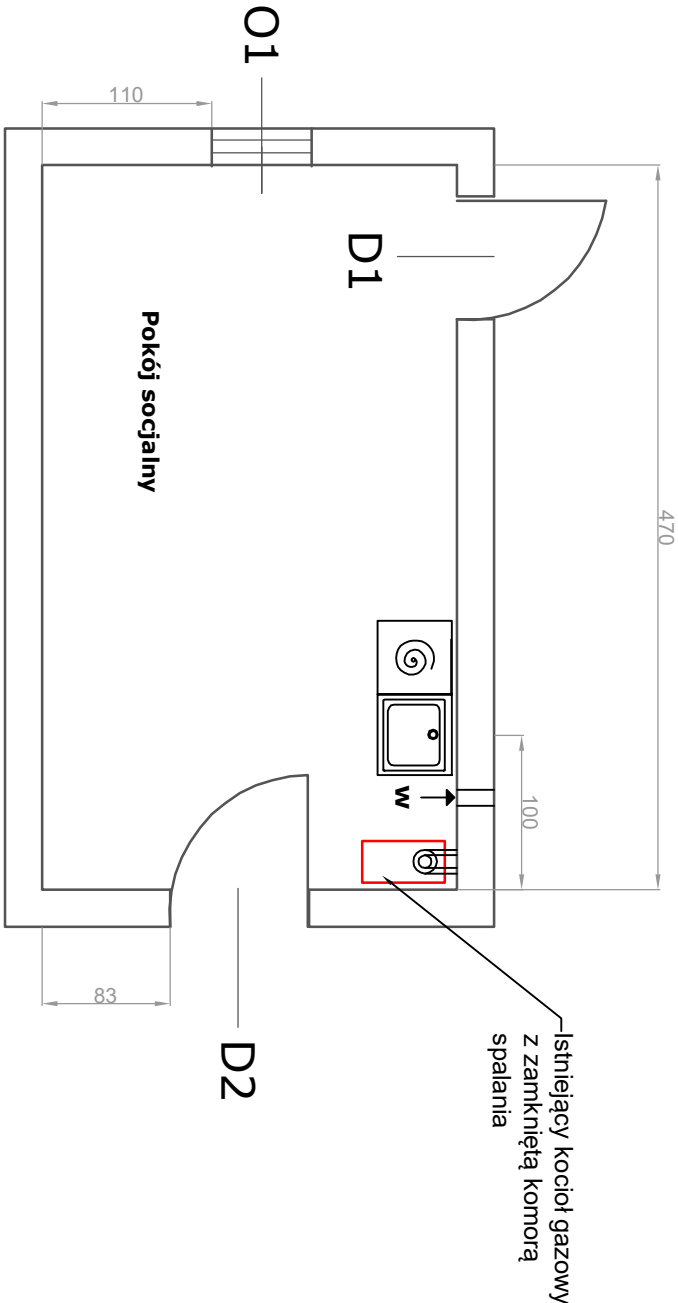

| | | | | |
|---------------|--|---|--|---|
| INWESTYCJA | | | | Przebudowa i rozbudowa istniejącej instalacji centralnego ogrzewania i ciepłej wody użytkowej wraz z montażem zeroemisyjnego źródła ciepła - pompy ciepła w użytkowanym budynku ZOC w Krościenku Wyżnym |
| ADRES BUDOWY | | | | Krościenko Wyżne, dz. nr 4129 |
| INWESTOR | | | | Gmina Krościenko Wyżne, ul. Południowa 9, |
| BRANŻA | | | | Sanitarna |
| TYTUŁ RYSUNKU | | | | Rzut pomieszczenia - stan istniejący |
| PROJEKTANT | | KRZYSZTOF KIELTYKA UPR. NR PDK0267/POOS/13 | | DATA: 10.2022r. SKALA 1:50 (A4) Nr rysunku: S2 |