


**Budynek Zakładu Opieki Zdrowotnej**  
**- Krościenko Wyżne**

**RZUT POKOJU SOCJALNEGO**  
**STAN PROJEKTOWANY**

*Uwaga:*

- Na rzutach nie naniesiono umiejscowienia wypowazenia pomieszczeń, ubelowania, przechowywanego sprzetu itp.;
- Wymiary podano w centymetrach;
- Pomieszczenie posiada wentylację grawitacyjną;
- Wysokość pomieszczenia - 2,65 m

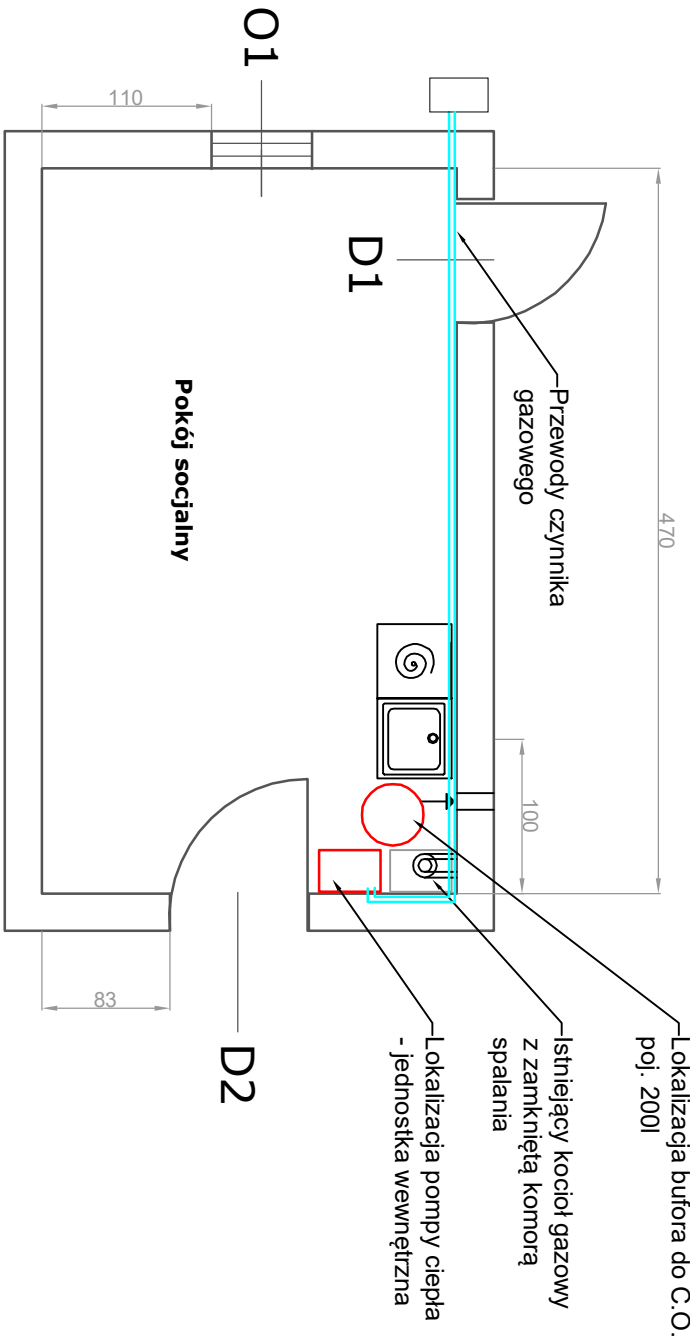

INWESTYCJA	Przebudowa i rozbudowa istniejącej instalacji centralnego ogrzewania wraz z montażem zeroemisyjnego źródła ciepła - pompy ciepła w użytkowanym budynku ZOZ w Krościenku Wyżnym		
ADRES BUDOWY	Krościenko Wyżne, dz. nr 41/29		
INWESTOR	Gmina Krościenko Wyżne, ul. Południowa 9,		
BRANŻA	Sanitarna		
TYTUŁ RYSUNKU	Rzut pomieszczenia - stan projektowany		
PROJEKTANT	KRZYSZTOF KIELTYKA UPR. NR PDK0267/POOS/13		DATA: 10.2022r. SKALA 1:50 (A4) Nr rysunku: S4