


Budynek GOSIR - Krościenko Wyżne
RZUT KOTŁOWNI
STAN ISTNIEJĄCY

Uwaga:

- Na rzutach nie naniesiono umiejscowienia wypowiężeń pomieszczeń, ubelbowania, przechowywanego sprzętu itp.;
- Wymiary podano w centymetrach;
- Pomieszczenie posiada wentylację grawitacyjną;
- Wysokość pomieszczenia - 3,27 m

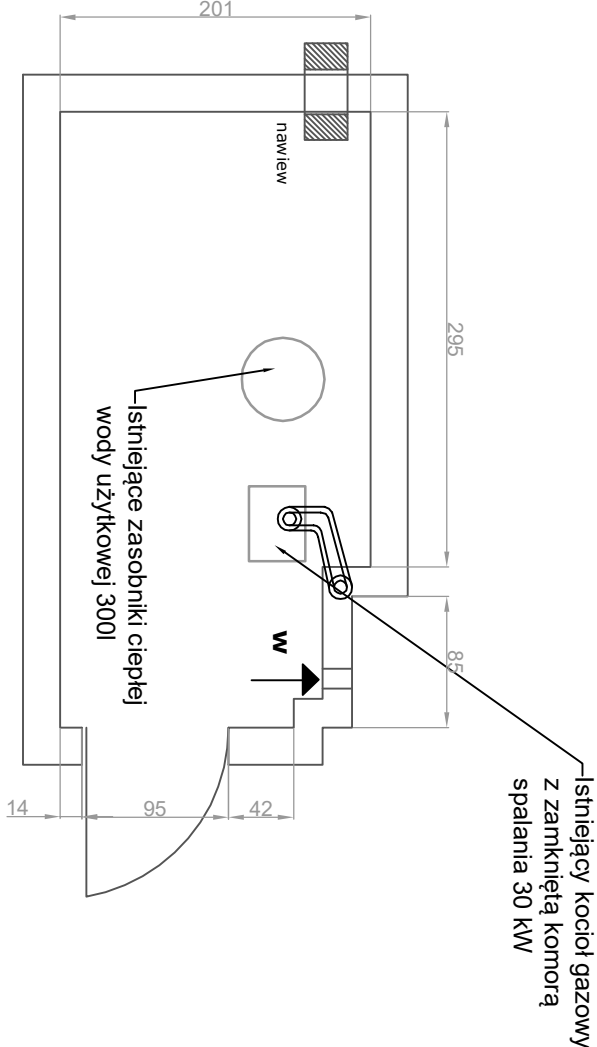

INWESTYCJA	Przebudowa i rozbudowa istniejącej instalacji centralnego ogrzewania wraz z montażem zeroemisyjnego źródła ciepła - pompa ciepła w użytkowanym budynku GOSIR w Krościenku Wyżnym		
ADRES BUDOWY	Krościenko Wyżne, dz. nr 4438/5		
INWESTOR	Gmina Krościenko Wyżne, ul. Południowa 9, 38-422 Krościenko Wyżne		
BRANŻA	Sanitarna		
TYTUŁ RYSUNKU	Rzut pomieszczenia - stan istniejący		
PROJEKTANT	KRZYSZTOF KIELTYKA UPR. NR PDK0267/POOS/13	DATA: 10.2022r.	SKALA 1:50 (A4)
		Nr rysunku:	S2