


Budynek GOSiR - Krościenko Wyżne
RZUT KOTŁOWNI
STAN PROJEKTOWANY

Uwaga:

- Na rzutach nie naniesiono umiejscowienia wypowiężeń pomieszczeń, ubelbowiania, przechowywanego sprzętu itp.;
- Wymiary podano w centymetrach;
- Pomieszczenie posiada wentylację grawitacyjną;
- Wysokość pomieszczenia - 3,27 m

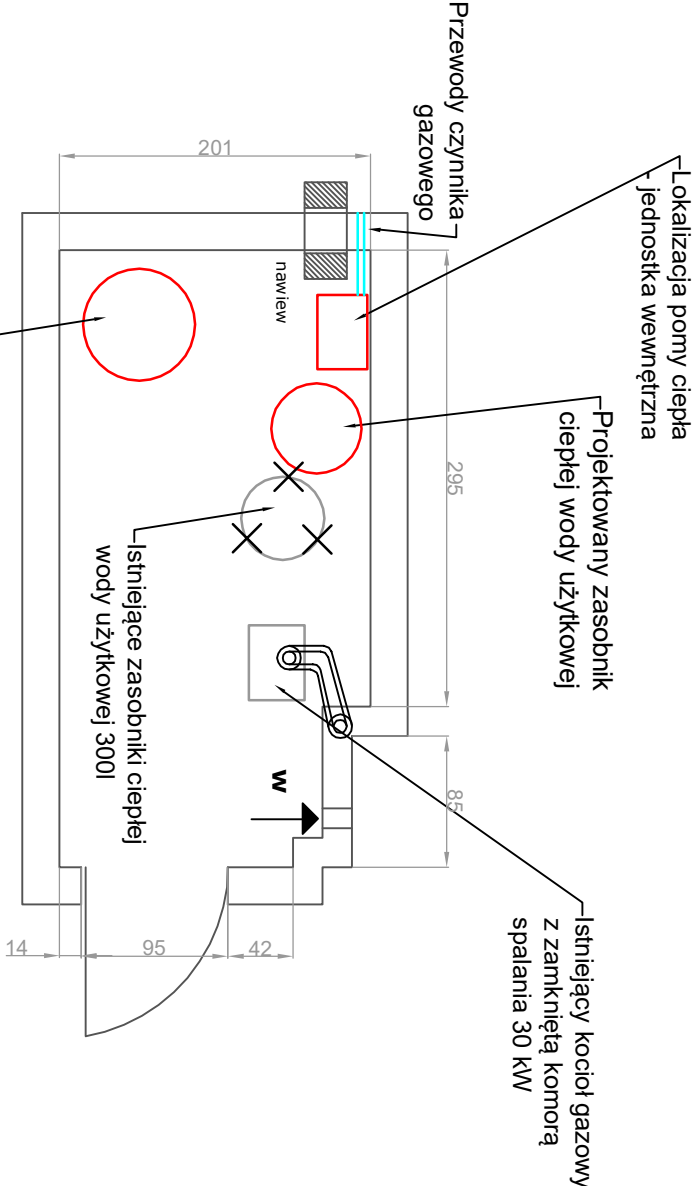

Lokalizacja bufora
do C.O. poj. 200l

INWESTYCJA	Przebudowa i rozbudowa istniejącej instalacji centralnego ogrzewania wraz z montażem zeroemisyjnego źródła ciepła - pompa ciepła w użytkowanym budynku GOSiR w Krościenku Wyżnym		
ADRES BUDOWY	Krościenko Wyżne, dz. nr 4438/5		
INWESTOR	Gmina Krościenko Wyżne, ul. Południowa 9, 38-422 Krościenko Wyżne		
BRANŻA	Sanitarna		
TYTUŁ RYSUNKU	Rzut pomieszczenia - stan projektowany		
PROJEKTANT	KRZYSZTOF KIELTYKA UPR. NR PDK0267/POOS/13	DATA: 10.2022r. SKALA 1:50 (A4)	Nr rysunku: S4